

Maitre d'ouvrage : EOLIENNES DE CHAMP RICOUS  
 "Le Triade II"  
 215 rue Samuel Morse  
 34090 MONTPELLIER

Maitre d'œuvre : "Le Triade II"  
 Parc d'Activités Millénaire II  
 215 rue Samuel Morse - CS 20756  
 34097 MONTPELLIER Cedex 2  
 Tél. 04 39 52 54 70 - Fax: 04 39 47 15 49 29  
 Mail: info@compagnieduvent.com

la compagnie du vent  
 DEVIS

Opération : Plan de masse - Dossier d'approbation du réseau électrique

**Parc éolien de Champ Ricous**  
 Commune de Moisson-la-Rivière (44520)

ÉCHELLE : 1:1000    FORMAT PAPIER: A0    PLAN N°: MAS-RIE

NOM	VISA	DATE
DESIGNATEUR	RT	10/04/2014
INGENIEUR	SC	

INDICE	DATE	MODIFICATIONS
A		
B		
C		
D		
E		
F		
G		

Référence de Terrain : **Sous-dossier n°5 - Etude de Dangers -**


### Raccordement E1-E2 :

2 Vestas V126, P= 6.90 MW

2 Vestas V126, P= 6.90 MW

### Tranchée sous terrain non cultivé

Repère	Type de Tranchée	Longueur total par type
---	Type 1: 1 terre 150 Al + 2 tube PEHD Ø 40 + Cablette Cu nu	690 m
---	Type 2: tube PEHD Ø 40 + Cablette Cu nu	138 m
TOTAL		828 m

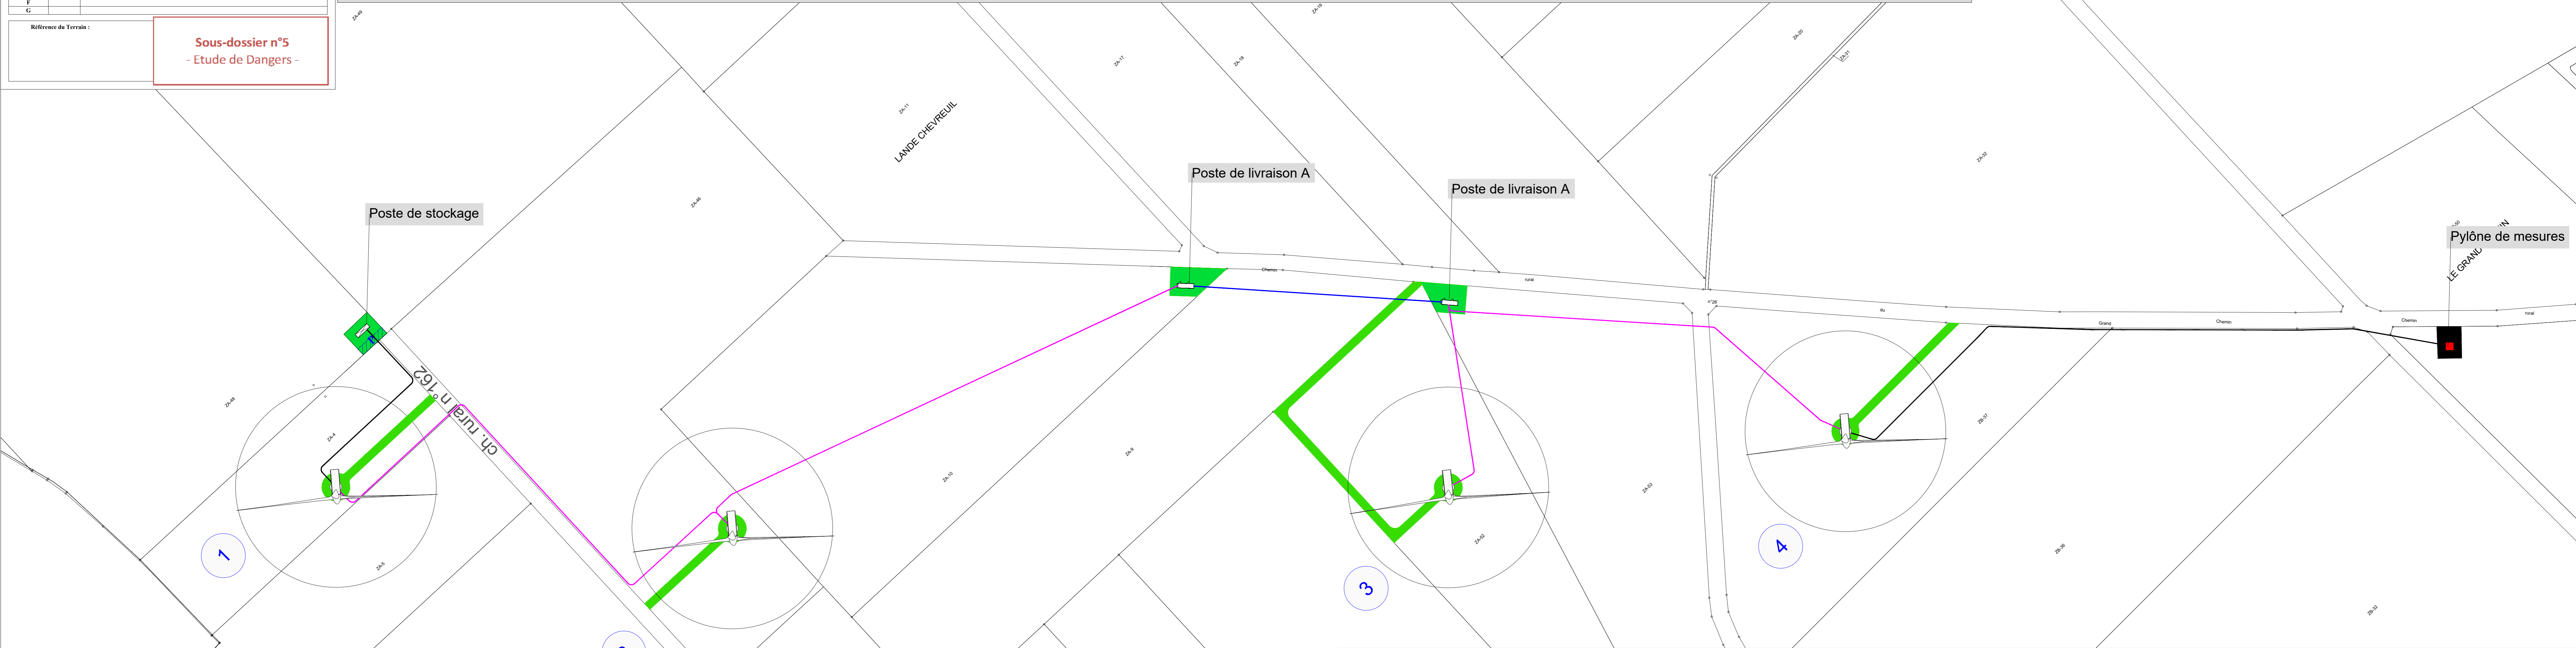

### LEGENDE

- Limite de parcelle
- 00-00 Numéro de parcelle
- 1 Numéro de l'éolienne
- Éolienne
- Chemin d'exploitation
- Poste de livraison (10 x 3)
- Poste de stockage (10 x 3)
- Pylône de mesures Permanent
- Câble électrique

### Raccordement E3-E4 :

2 Vestas V126, P= 6.90 MW

2 Vestas V126, P= 6.90 MW

### Tranchée sous terrain non cultivé

Repère	Type de Tranchée	Longueur total par type
---	Type 1: 1 terre 150 Al + 2 tube PEHD Ø 40 + Cablette Cu nu	401 m
---	Type 2: tube PEHD Ø 40 + Cablette Cu nu	408 m
TOTAL		809 m